

# Inwentaryzacja sieci kanalizacji sanitarnej

Jednostka ewidencyjna: 060201\_1 Biłgoraj

Obręb: 1 Biłgoraj ul. Mickiewicza

Ark: 55

Skala 1: 500

Sekcja: 8.135.09.04.1.4

Biłgoraj 22.05.2020


Identyfikator: GN.6640.215.2020

Układ współrzędnych „2000” strefa 8  
Poziom odniesienia Kronsztadt 86

PRACOWNIA GEODEZYJNO-  
KARTOGRAFICZNA  
**GEODEZJA**  
23-400 Biłgoraj ul. Kościuszki 79  
tel. 084/686 06 37

Stwierdza się, że obiekt został zrealizowany w terenie zgodnie z planem zagospodarowania terenu

**IBARBA KLIMCZAK**  
Geodeta  
ul. Kościuszki 11-39  
tel. 104 231 504

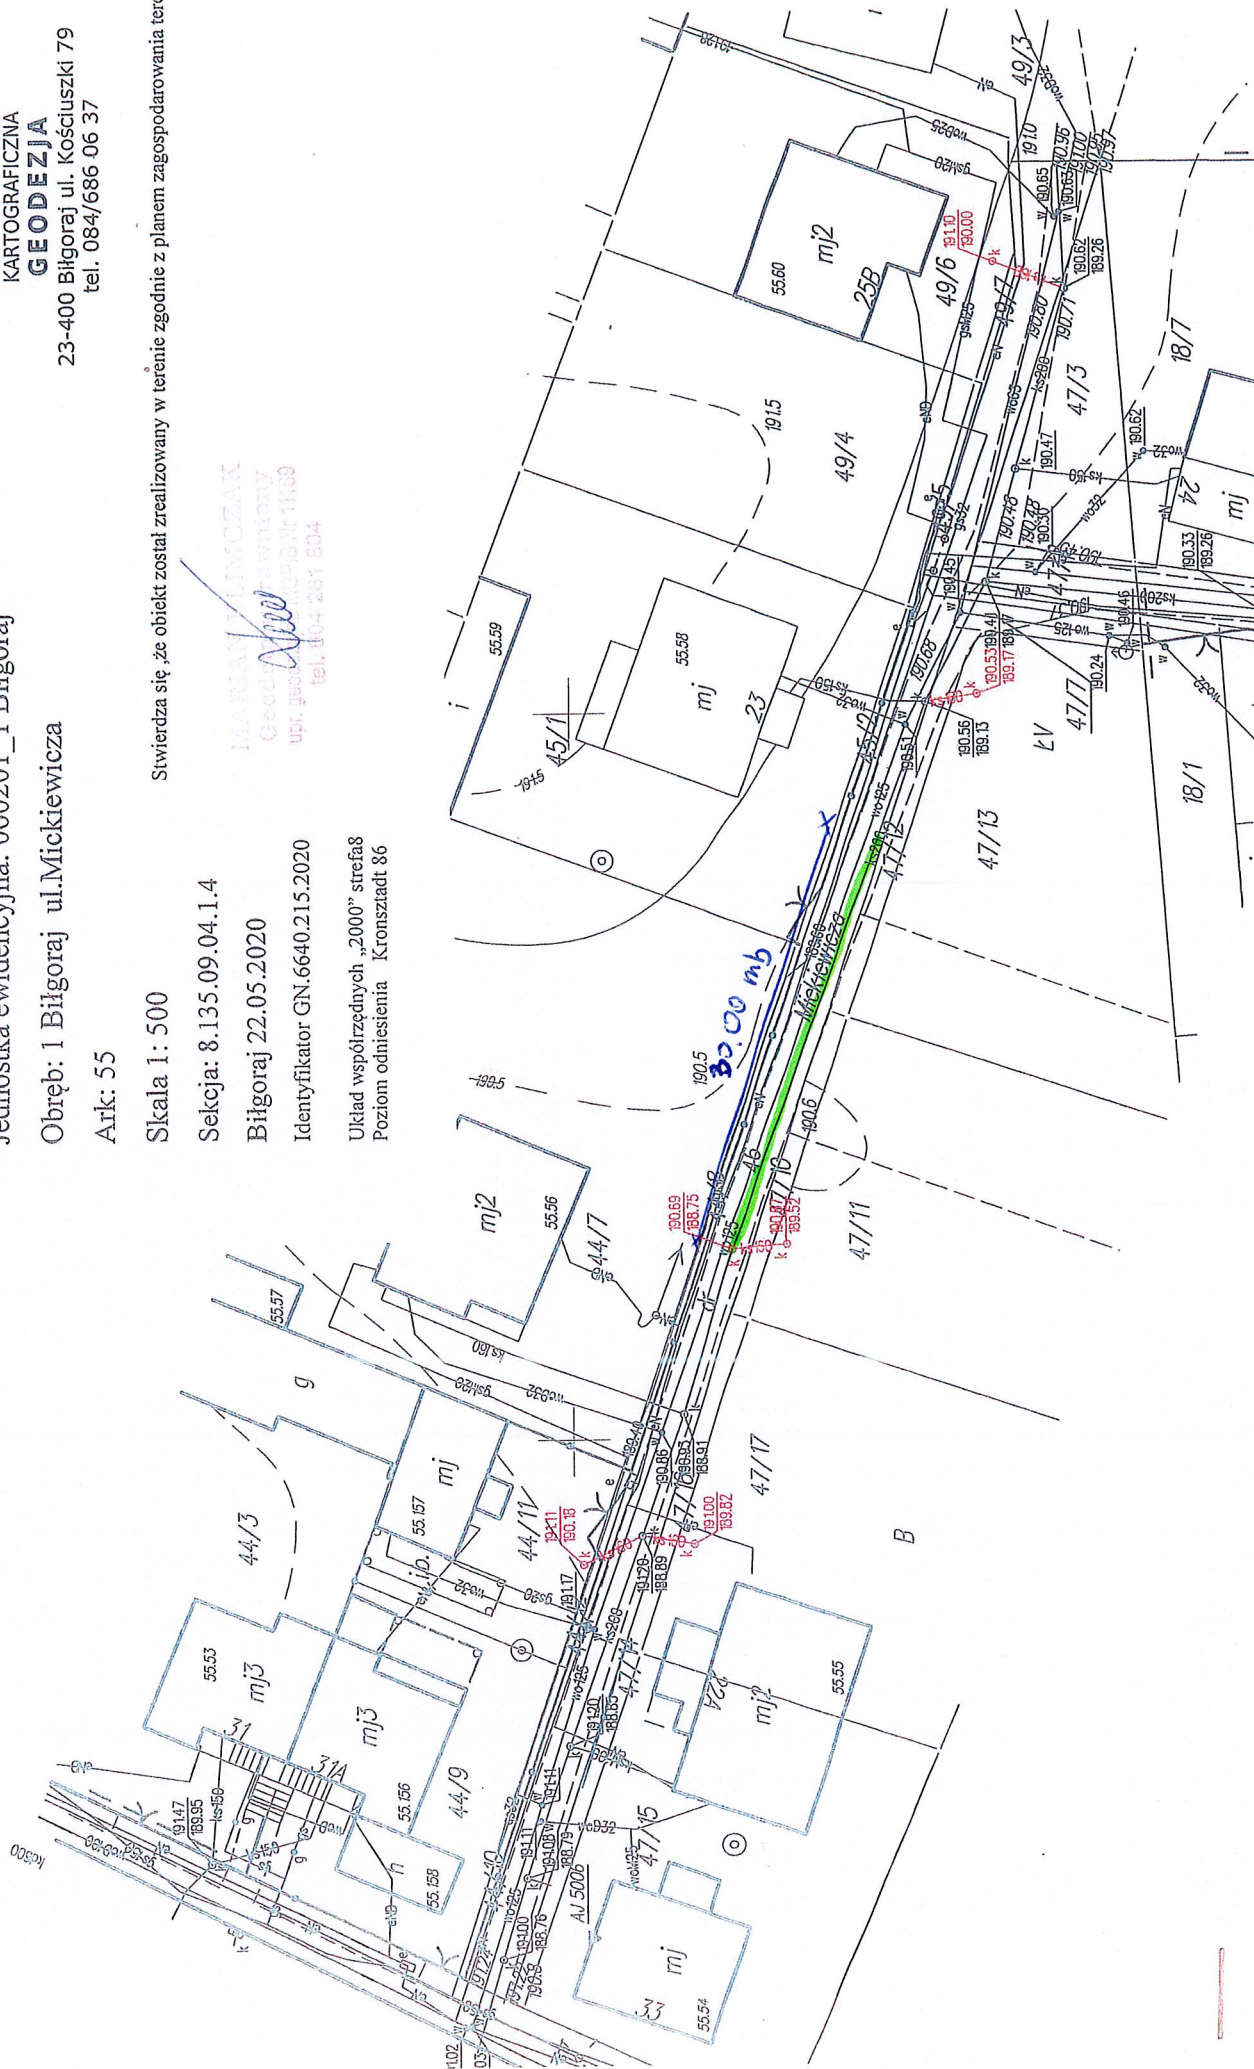

# Inwentaryzacja sieci wodociągowej

Jednostka ewidencyjna: 060201\_1 Biłgoraj

Obręb: 1 Biłgoraj ul.Mickiewicza

Ark: 55

Skala 1: 500

Sekcja: 8.135.09.04.1.4

Biłgoraj 05.05.2020

Identyfikator GN.6640.215.2020

Układ współrzędnych „2000” sreb88  
Poziom odniesienia Kronsztadt 86

PRACOWNIA GEODEZYJNO-  
KARTOGRAFICZNA  
**GEODEZJA**  
23-400 Biłgoraj ul. Kościuszki 79  
tel. 084/686 06 37

Stwierdza się, że obiekt został zrealizowany w terenie zgodnie z planem zagospodarowania terenu

**MARIAN KLIMCZAK**  
Geodeta  
upr. geodezyjno-kartograficzna Nr 11169  
tel. 604 261 804

